


						**/14 - СПО			
						Модернизация системы пожарной сигнализации офисного здания			
Изм.	Кол.	Лист	Индок.	Подпись	Дата	Система пожарной сигнализации и оповещения людей о пожаре	Стандия	Лист	Листов
Разраб.	Шалюто				11.14		С	2	
Проверил	Матусевич				11.14				
						Схема электрическая функциональная			
						ЗАО "АЛАРМ"			

ЭКСПЛИКАЦИЯ ПОМЕЩЕНИЙ

№ помещения по плану	Наименование помещения	Площадь, м2
1	Тамбур	2,58
2	Коридор, холл	96,28
3	Заместитель директора	24,23
4	Специалист по технадзору	24,15
5	Специалист по технадзору	24,15
6	Специалист по технадзору	24,15
7	Начальник ПТО	24,40
8	Технический отдел	31,48
9	Начальник технического отдела	16,02
10	Зам. директора по производству	32,47
11	Комната сторожей (вахтера)	4,21
12	Подсобное помещение	14,18
13	Туалет мужской	10,78
14	Помещения уборочного инвентаря	2,08
16	Архив	15,71
17	Электрощитовая	9,72
18	Архив технического отдела	17,65
19	Архив технического отдела	21,99
20	Помещения уборочного инвентаря	2,08
21	Туалет женский	10,78
22	Службное помещение	14,3

Высота потолков до 3,5м

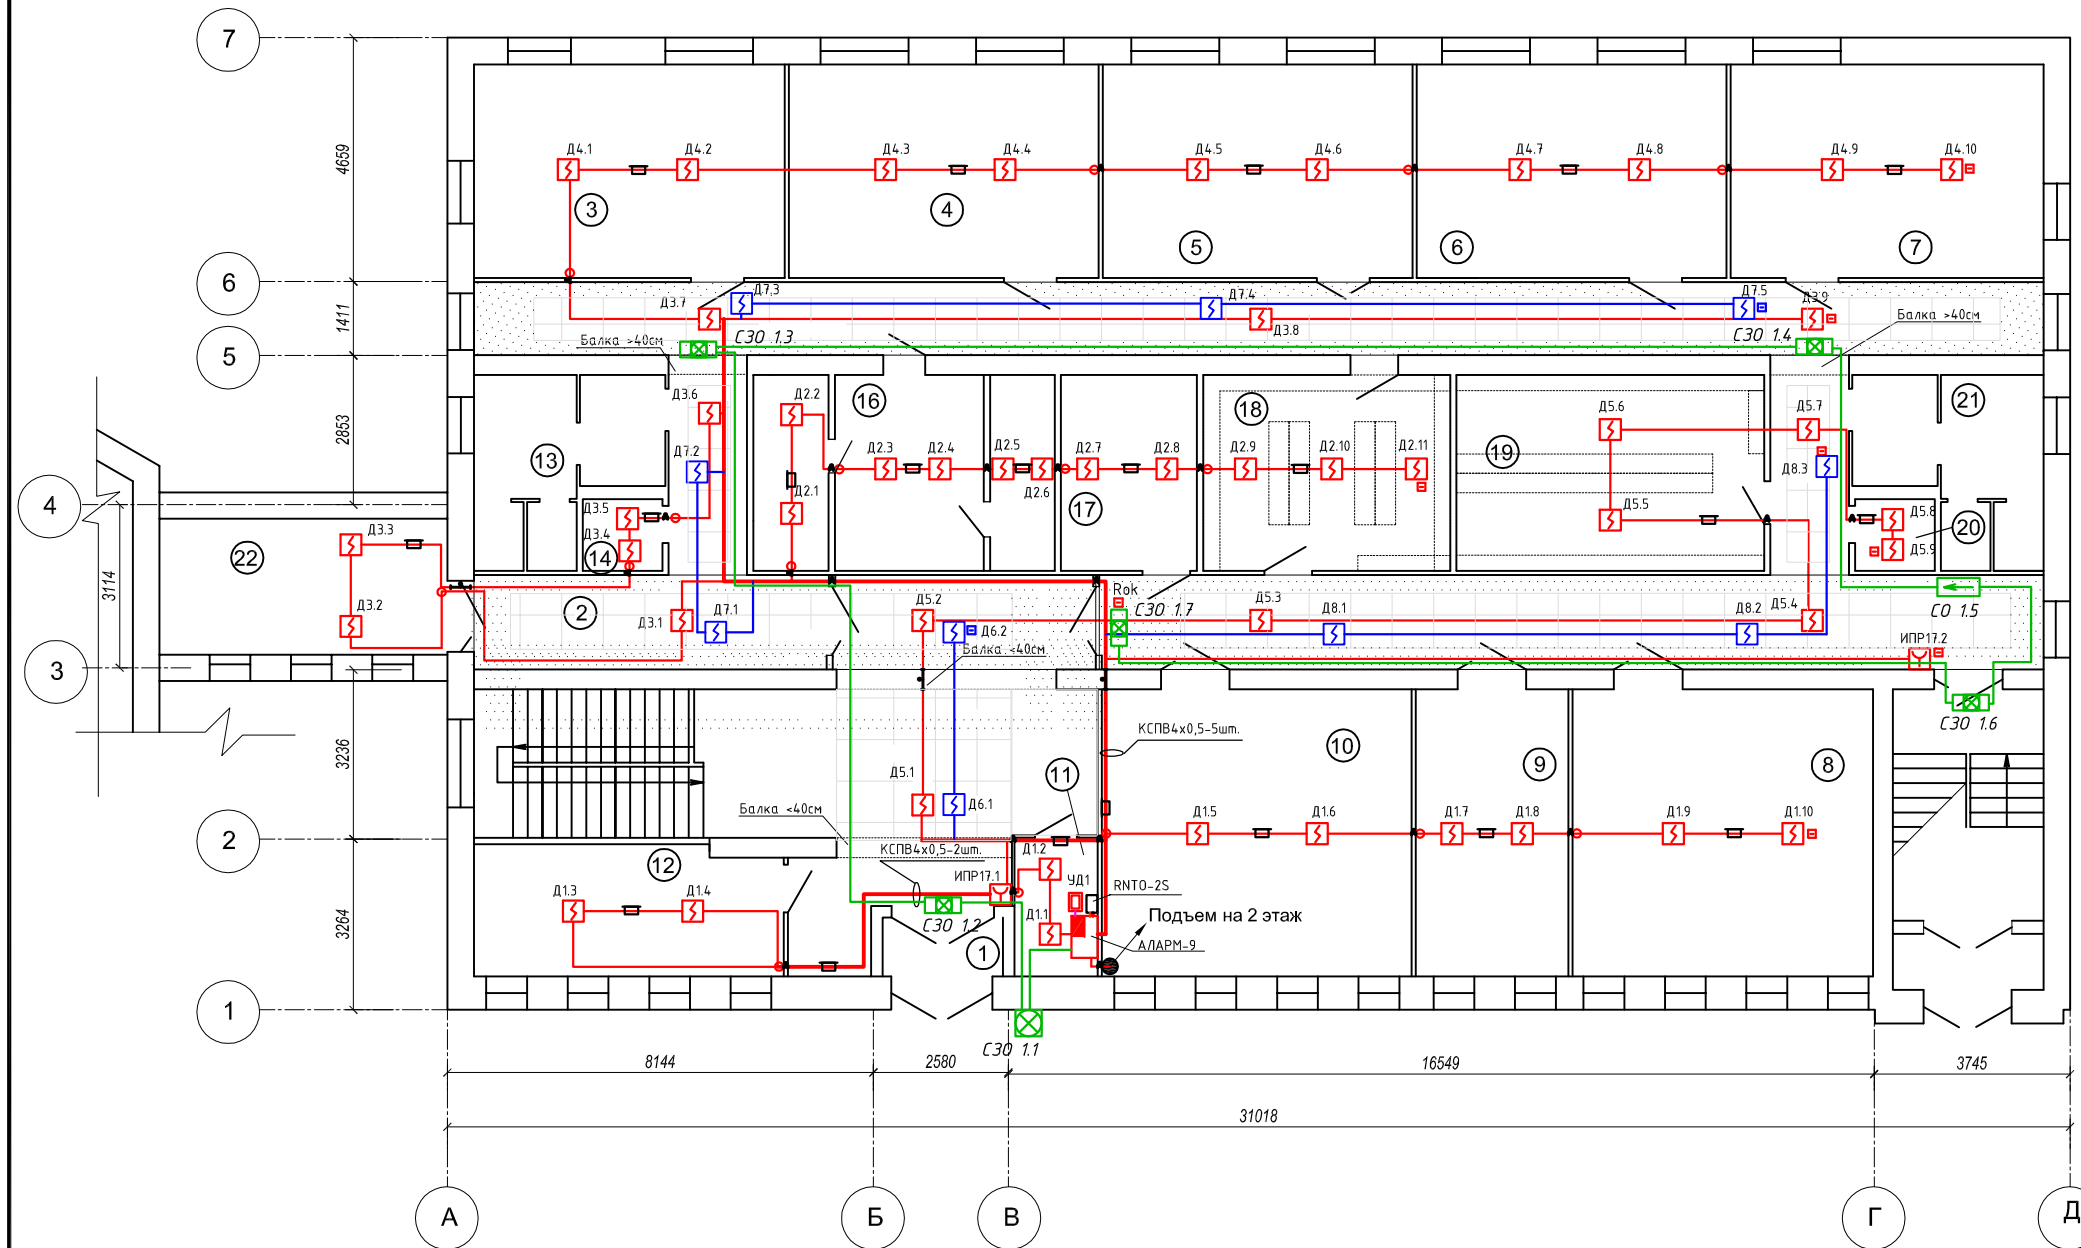


Примечание: синим цветом указаны шлейфы и извещатели монтируемые за подвесными потоками

						**/14 - СПО			
						Модернизация системы пожарной сигнализации офисного здания			
Изм.	Кол.	Лист	Ндок.	Подпись	Дата	Система пожарной сигнализации и оповещения людей о пожаре	Стадия	Лист	Листов
Разраб.		Шалютю			11.14		С	3	
Проверил		Матусевич			11.14				
						Схема размещения оборудования и прокладки кабельных трасс на плане 1-го этажа		ЗАО "АЛАРМ"	

ЭКСПЛИКАЦИЯ ПОМЕЩЕНИЙ

№ помещения по плану	Наименование помещения	Площадь, м2
23	Начальник инвестиционного отдела	16,39
24	Инвестиционный отдел	32,78
25	Кабинет главного инженера	32,07
26	Приемная	15,01
27	Кабинет директора	46,68
28	Комната отдыха	19,09
29	Туалет женский	13,57
30	Отдел кадров	5,61
31	Архив кадров	6,43
32	Архив планового отдела	6,99
33	Архив бухгалтерии	9,76
34	Приемная	10,27
35	Коридор	44,67
36	Бухгалтерия	37,93
37	Кабинет помощника директора	15,10
38	Бухгалтерия	18,07
39	Главный бухгалтер	17,63
40	Плановый отдел	33,52
41	Начальник планового отдела	12,76
42	Коридор	26,27

Высота потолков до 3,5м

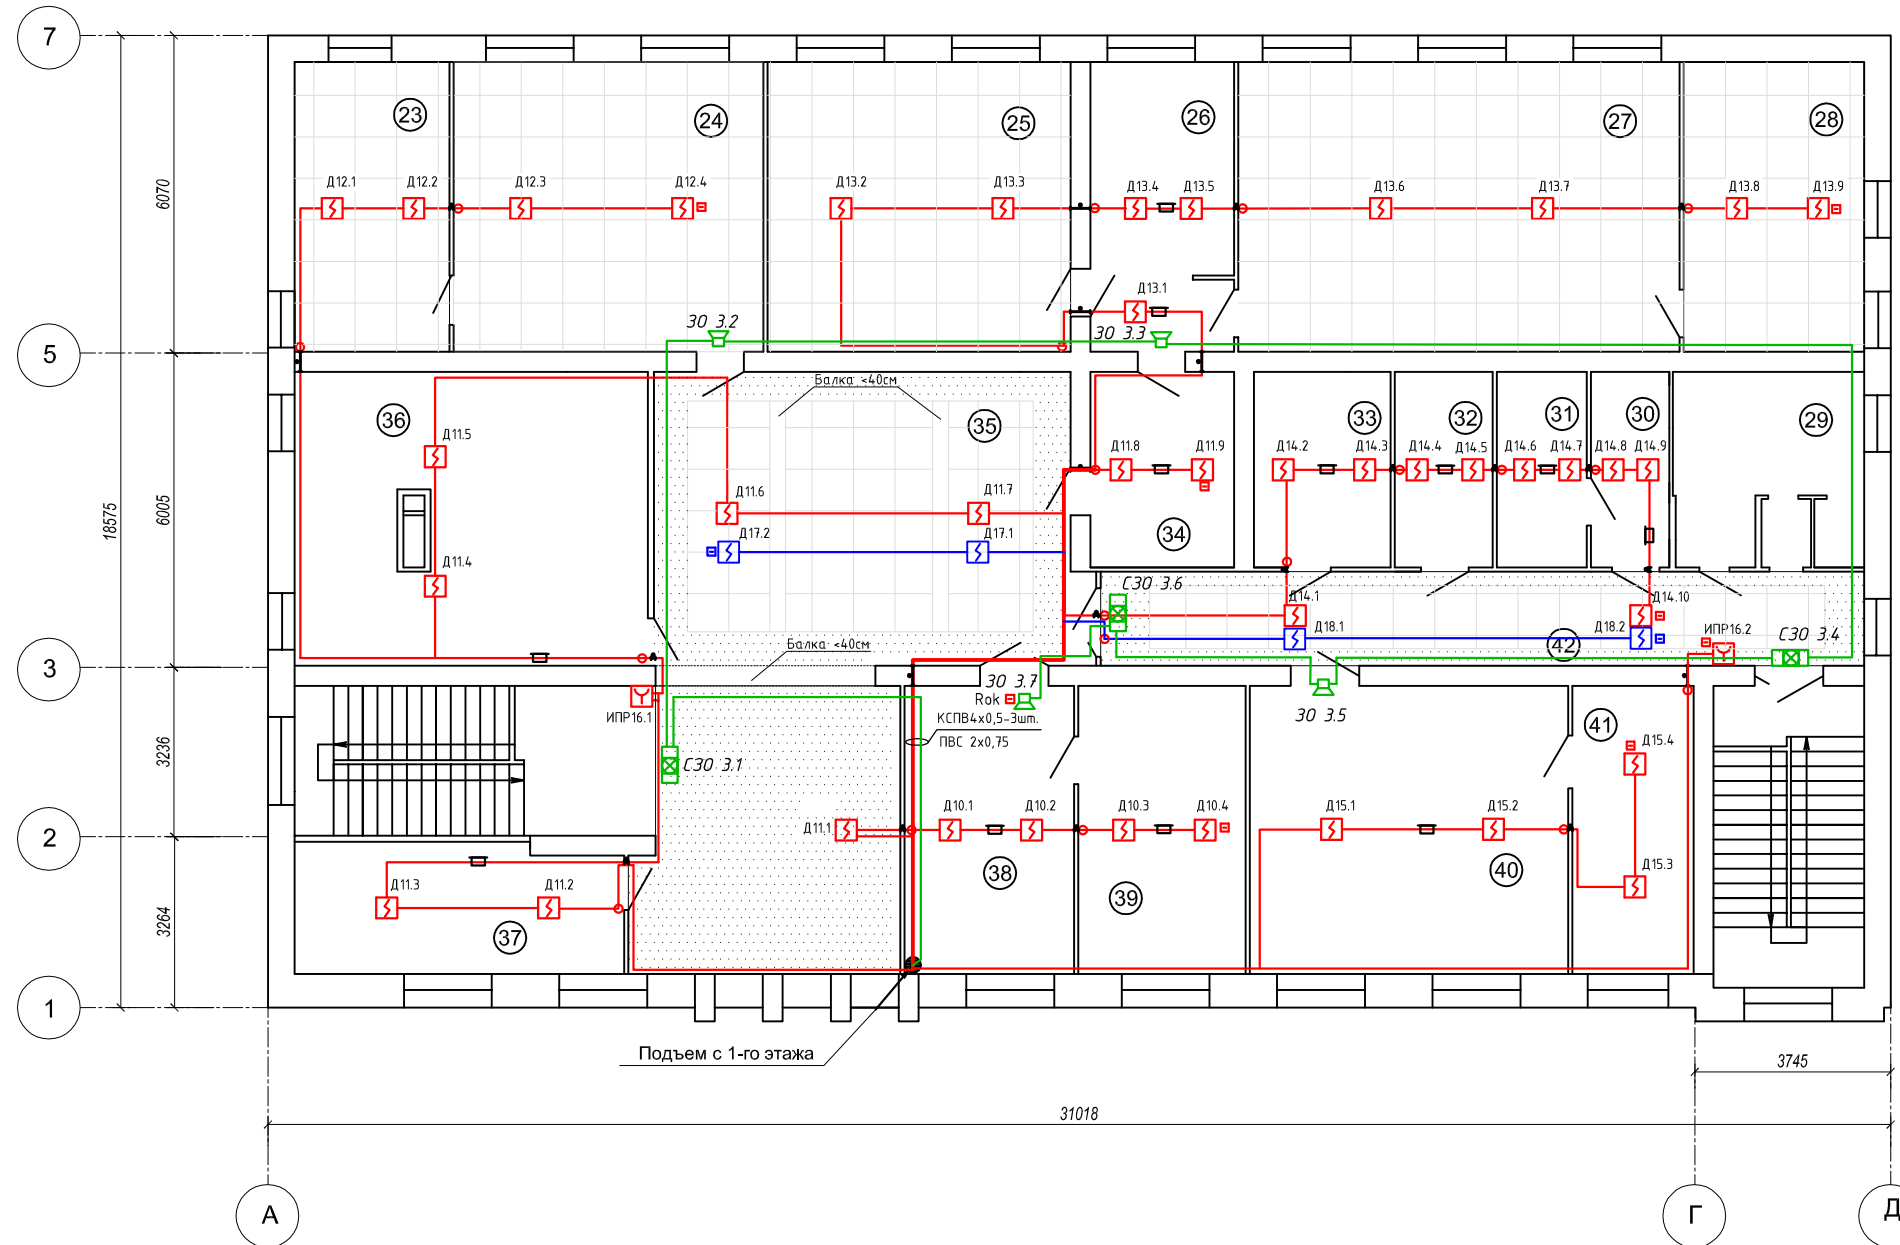

Примечание: синим цветом указаны шлейфы и извещатели монтируемые за подвесными потоками

						**/14 - СПО			
						Модернизация системы пожарной сигнализации офисного здания			
Изм.	Кол.	Лист	Индок.	Подпись	Дата	Система пожарной сигнализации и оповещения людей о пожаре	Стадия	Лист	Листов
Разраб.		Шалюто			11.14		С	4	
Проверил		Матусевич			11.14				
						Схема размещения оборудования и прокладки кабельных трасс на плане 1-го этажа		ЗАО "АЛАРМ"	